


ВТОРОЙ ЭТАЖ

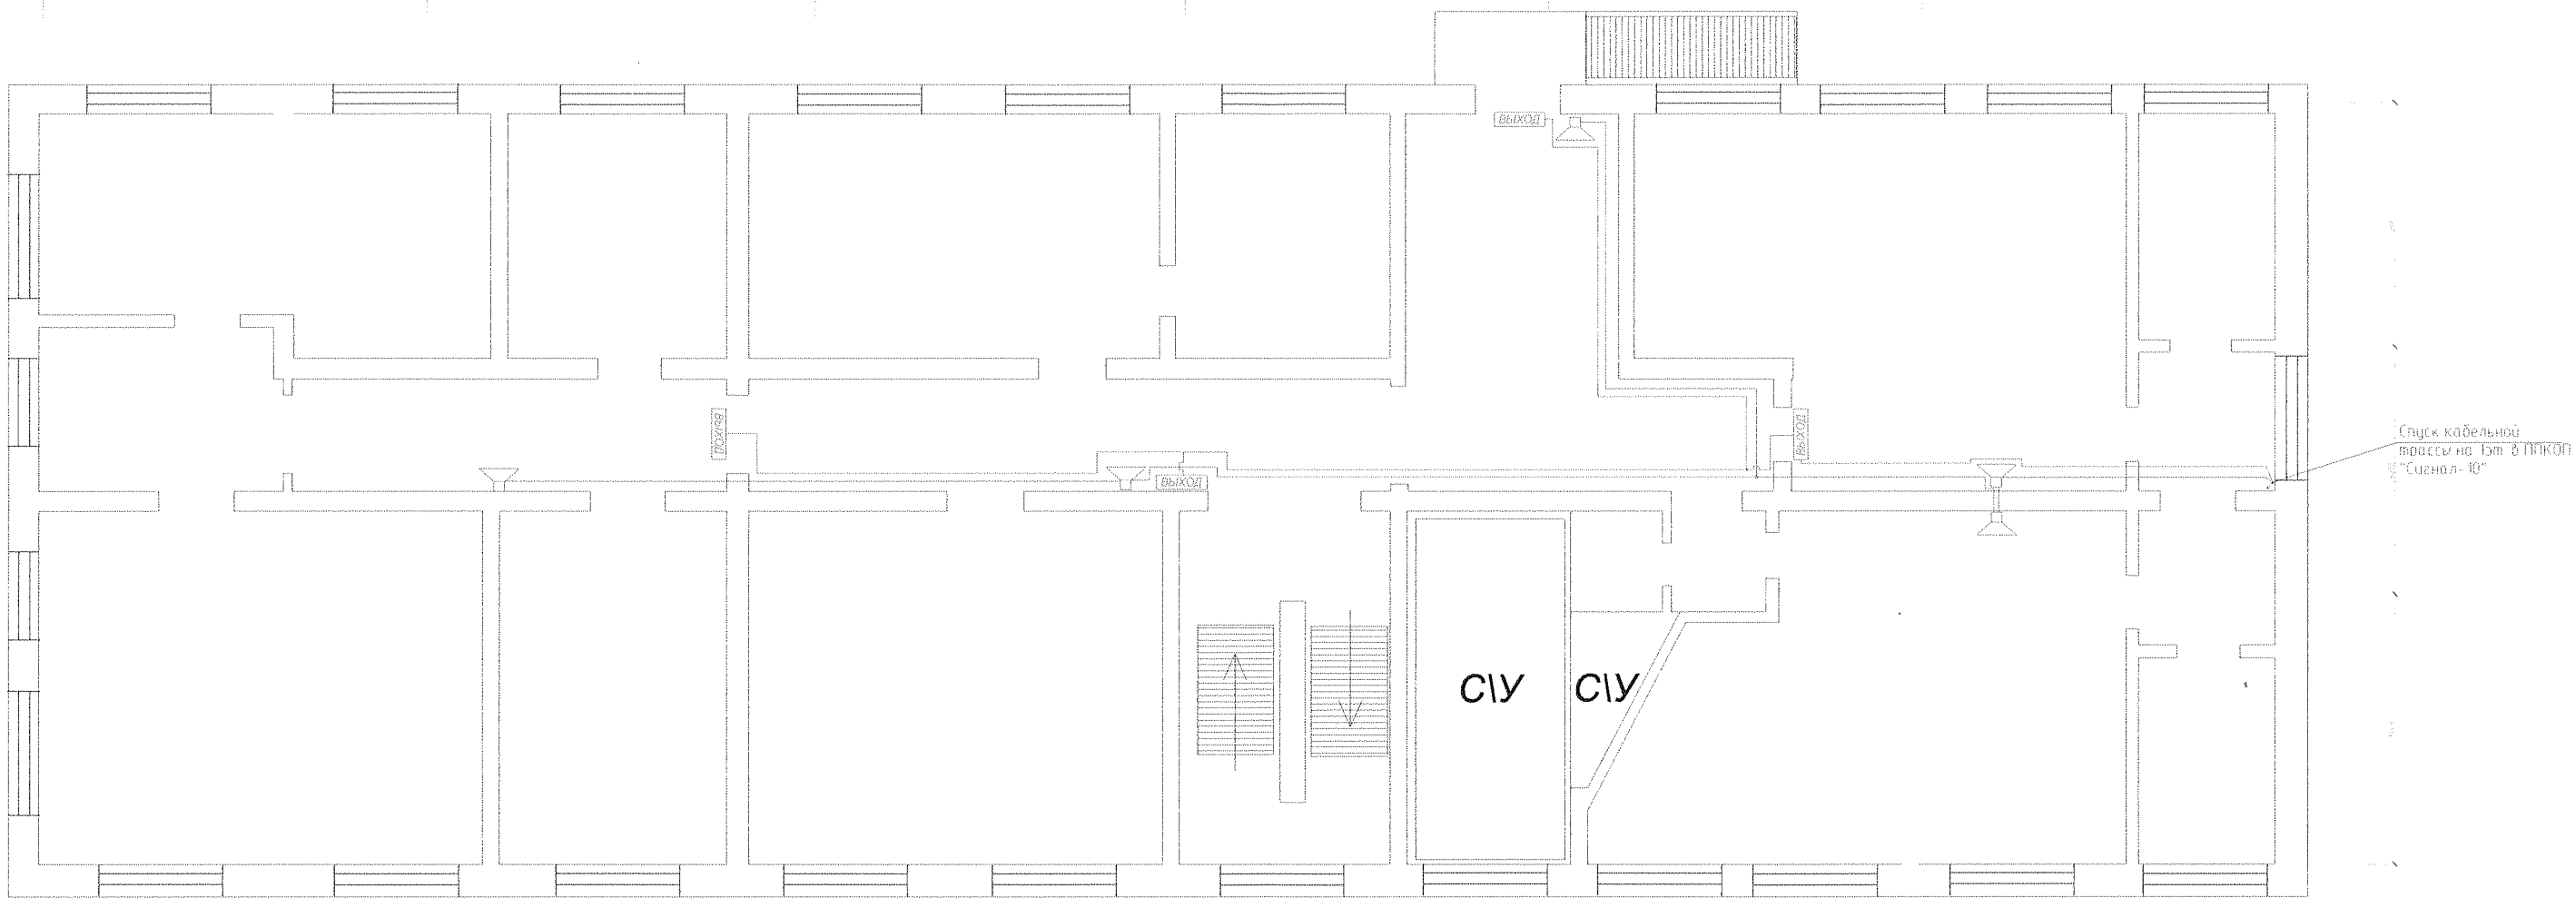

Информация	Подпись	Взлом

						12\17-АЧС ПС.СО			
						Ульяновская область, г. Димитровград, ул. Куйбышева, 150			
Изм.	Колуч.	Лист	№ док.	Подп.	Дата	Административное здание	Стадия	Лист	Листов
ГИП		Русаков		<i>Р</i>	12.14		РП	8	9
						План помещений 2 этажа с нанесением устройств системы оповещения о пожаре	ООО "РУБЕЖ"		
Н.контр.		Гришина		<i>М</i>	12.14				