


ВТОРОЙ ЭТАЖ

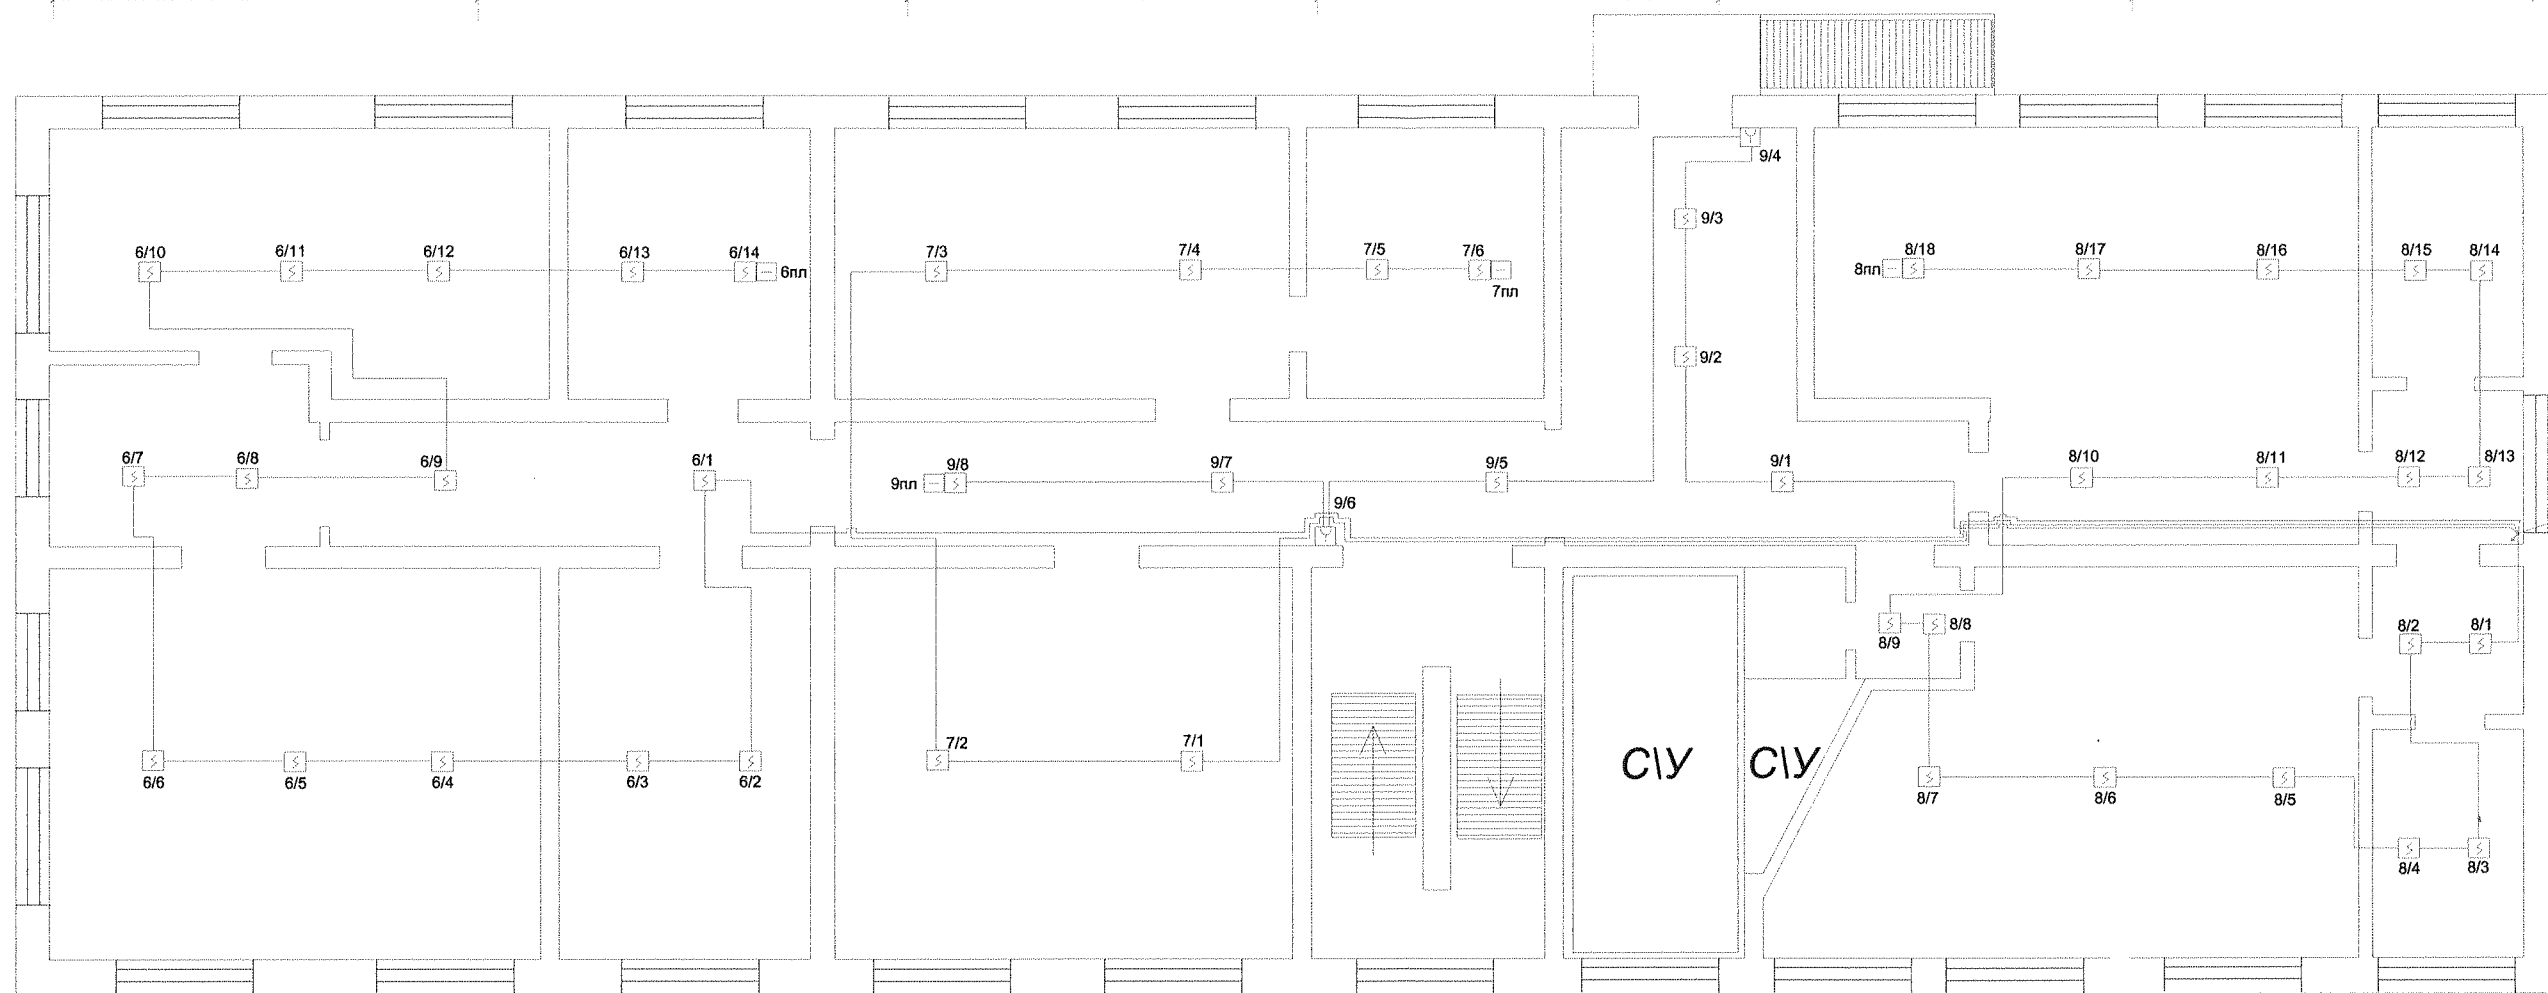

Взам инб Н	
Подп и дата	
Инб Н подл	

						12У17-АУС ПС.СО		
						Ульяновская область, г.Димитровград, ул. Куйбышева, 150		
Изм	Колуч	Лист	Н док	Подп	Дата	Административное здание	Стадия	Лист
ГИП		Русаков		<i>Р</i>	12.17		РП	6
						План помещений 2 этажа с нанесением устройств пожарной сигнализации		Листов
								9
Н контр		Гришина		<i>Гришина</i>	12.18	ООО "РУБЕЖ"		